


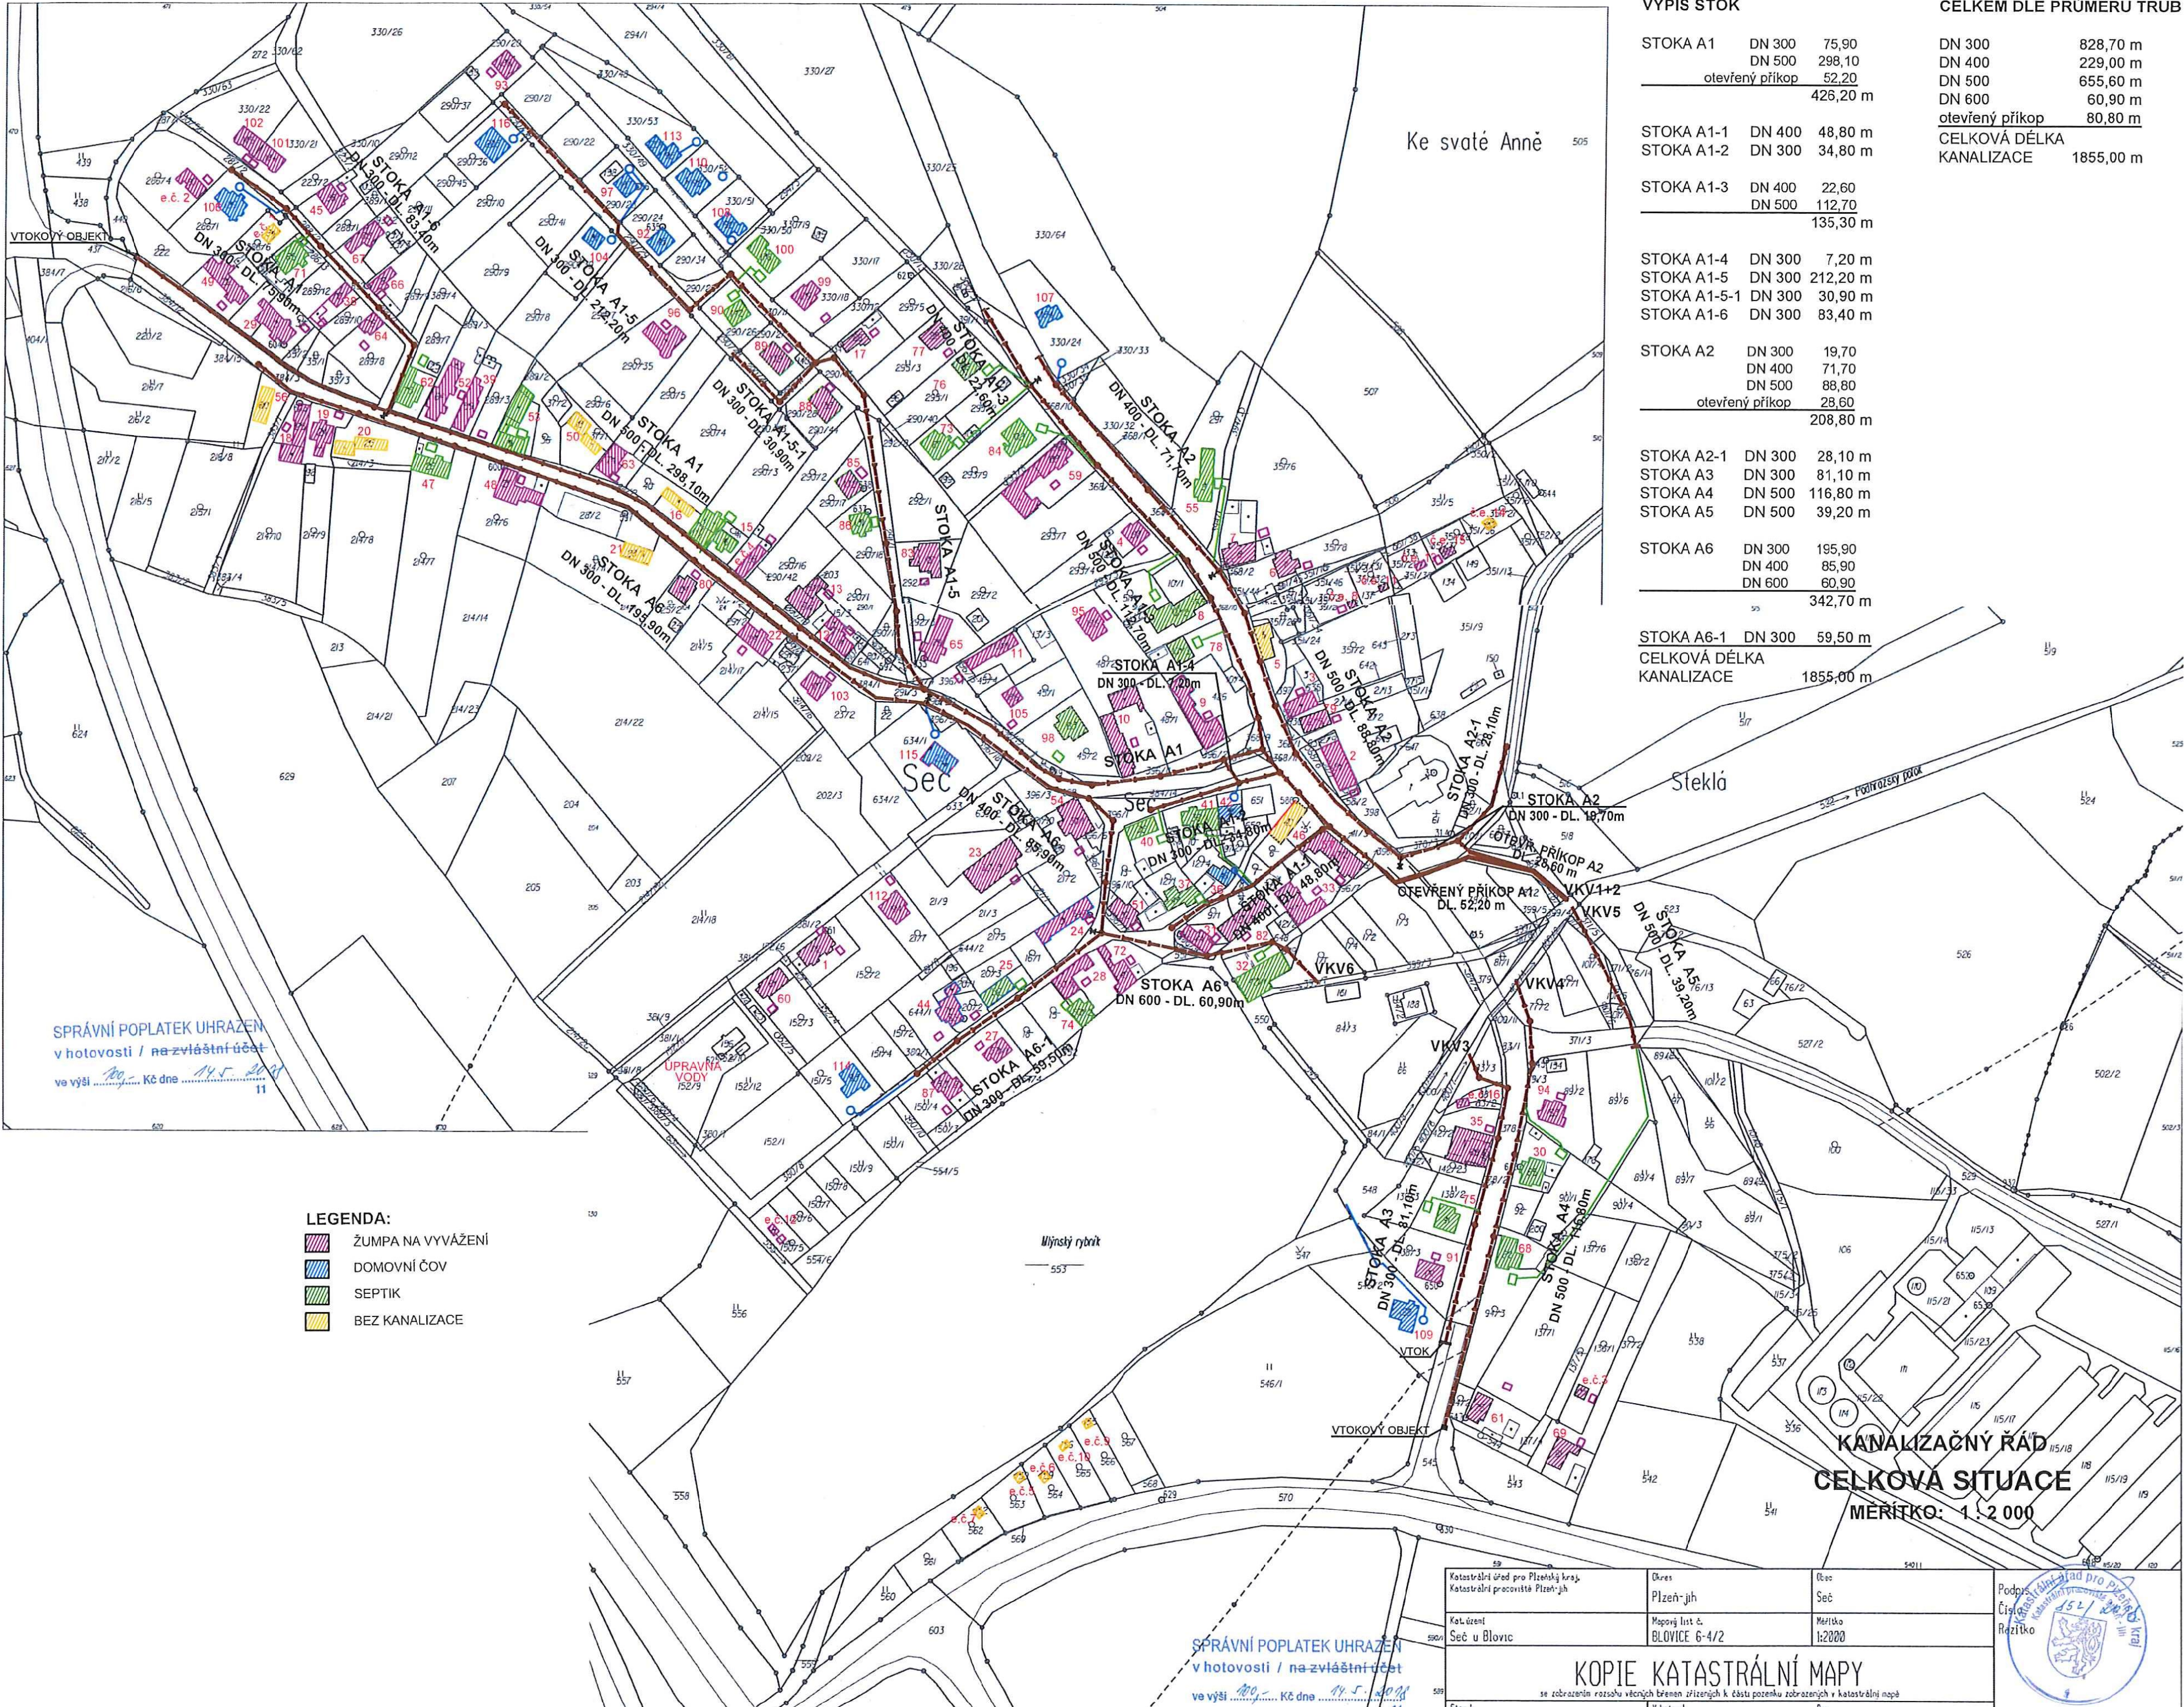

VÝPIS STOK

STOKA A1	DN 300	75,90
	DN 500	298,10
otevřený příkop		52,20
		426,20 m

STOKA A1-1	DN 400	48,80 m
STOKA A1-2	DN 300	34,80 m

STOKA A1-3	DN 400	22,60
	DN 500	112,70
		135,30 m

STOKA A1-4	DN 300	7,20 m
STOKA A1-5	DN 300	212,20 m
STOKA A1-5-1	DN 300	30,90 m
STOKA A1-6	DN 300	83,40 m

STOKA A2	DN 300	19,70
	DN 400	71,70
	DN 500	88,80
otevřený příkop		28,60
		208,80 m

STOKA A2-1	DN 300	28,10 m
STOKA A3	DN 300	81,10 m
STOKA A4	DN 500	116,80 m
STOKA A5	DN 500	39,20 m

STOKA A6	DN 300	195,90
	DN 400	85,90
	DN 600	60,90
		342,70 m

STOKA A6-1	DN 300	59,50 m
CELKOVÁ DÉLKA KANALIZACE		1855,00 m

CELKEM DLE PRŮMĚRU TRUB

DN 300	828,70 m
DN 400	229,00 m
DN 500	655,60 m
DN 600	60,90 m
otevřený příkop	80,80 m
CELKOVÁ DÉLKA KANALIZACE	1855,00 m

LEGENDA:

- ŽUMPA NA VYVÁŽENÍ
- DOMOVNÍ ČOV
- SEPTIK
- BEZ KANALIZACE

SPRÁVNÍ POPLATEK UHRAZEN
v hotovosti / na zvláštní účet
ve výši Kč dne 11

SPRÁVNÍ POPLATEK UHRAZEN
v hotovosti / na zvláštní účet
ve výši Kč dne 11

KANALIZAČNÝ RÁD
CELKOVÁ SITUACE
MĚŘITKO: 1 : 2 000

Katastrální úřad pro Plzeňský kraj, Katastrální pracoviště Plzeň-jih	Okres Plzeň-jih	Obec Seč
Kat.území Seč u Blovice	Mapový list č. BLOVICE 6-4/2	Měřítko 1:2000
KOPIE KATASTRÁLNÍ MAPY se zobrazením rozsahu věcných břemen zřízených k části pozemku zobrazených v katastrální mapě		



INGVAMA

inženýrská a projektová spol. s r.o.

Vedoucí projektant	Ing Václav Mach		
Projektant objektu			
Vypracoval	Ing Václav Mach		
Investor	Obec Seč, Seč č.2, 336 01 Blovice	Stupeň	variant.studie
Obec - kraj	Seč, pověř.obec Blovice, Plzeňský kraj	Datum	08/2021
Stavba - objekt	Variantní studie odkanalizování obce Seč u Blovic		Číslo zakázky
			Počet A.
			Měřítko
Obsah	SITUACE STÁVAJÍCÍ KANALIZACE		Číslo přílohy
			B.3